


RZUT PIĘTRA 1 : 100

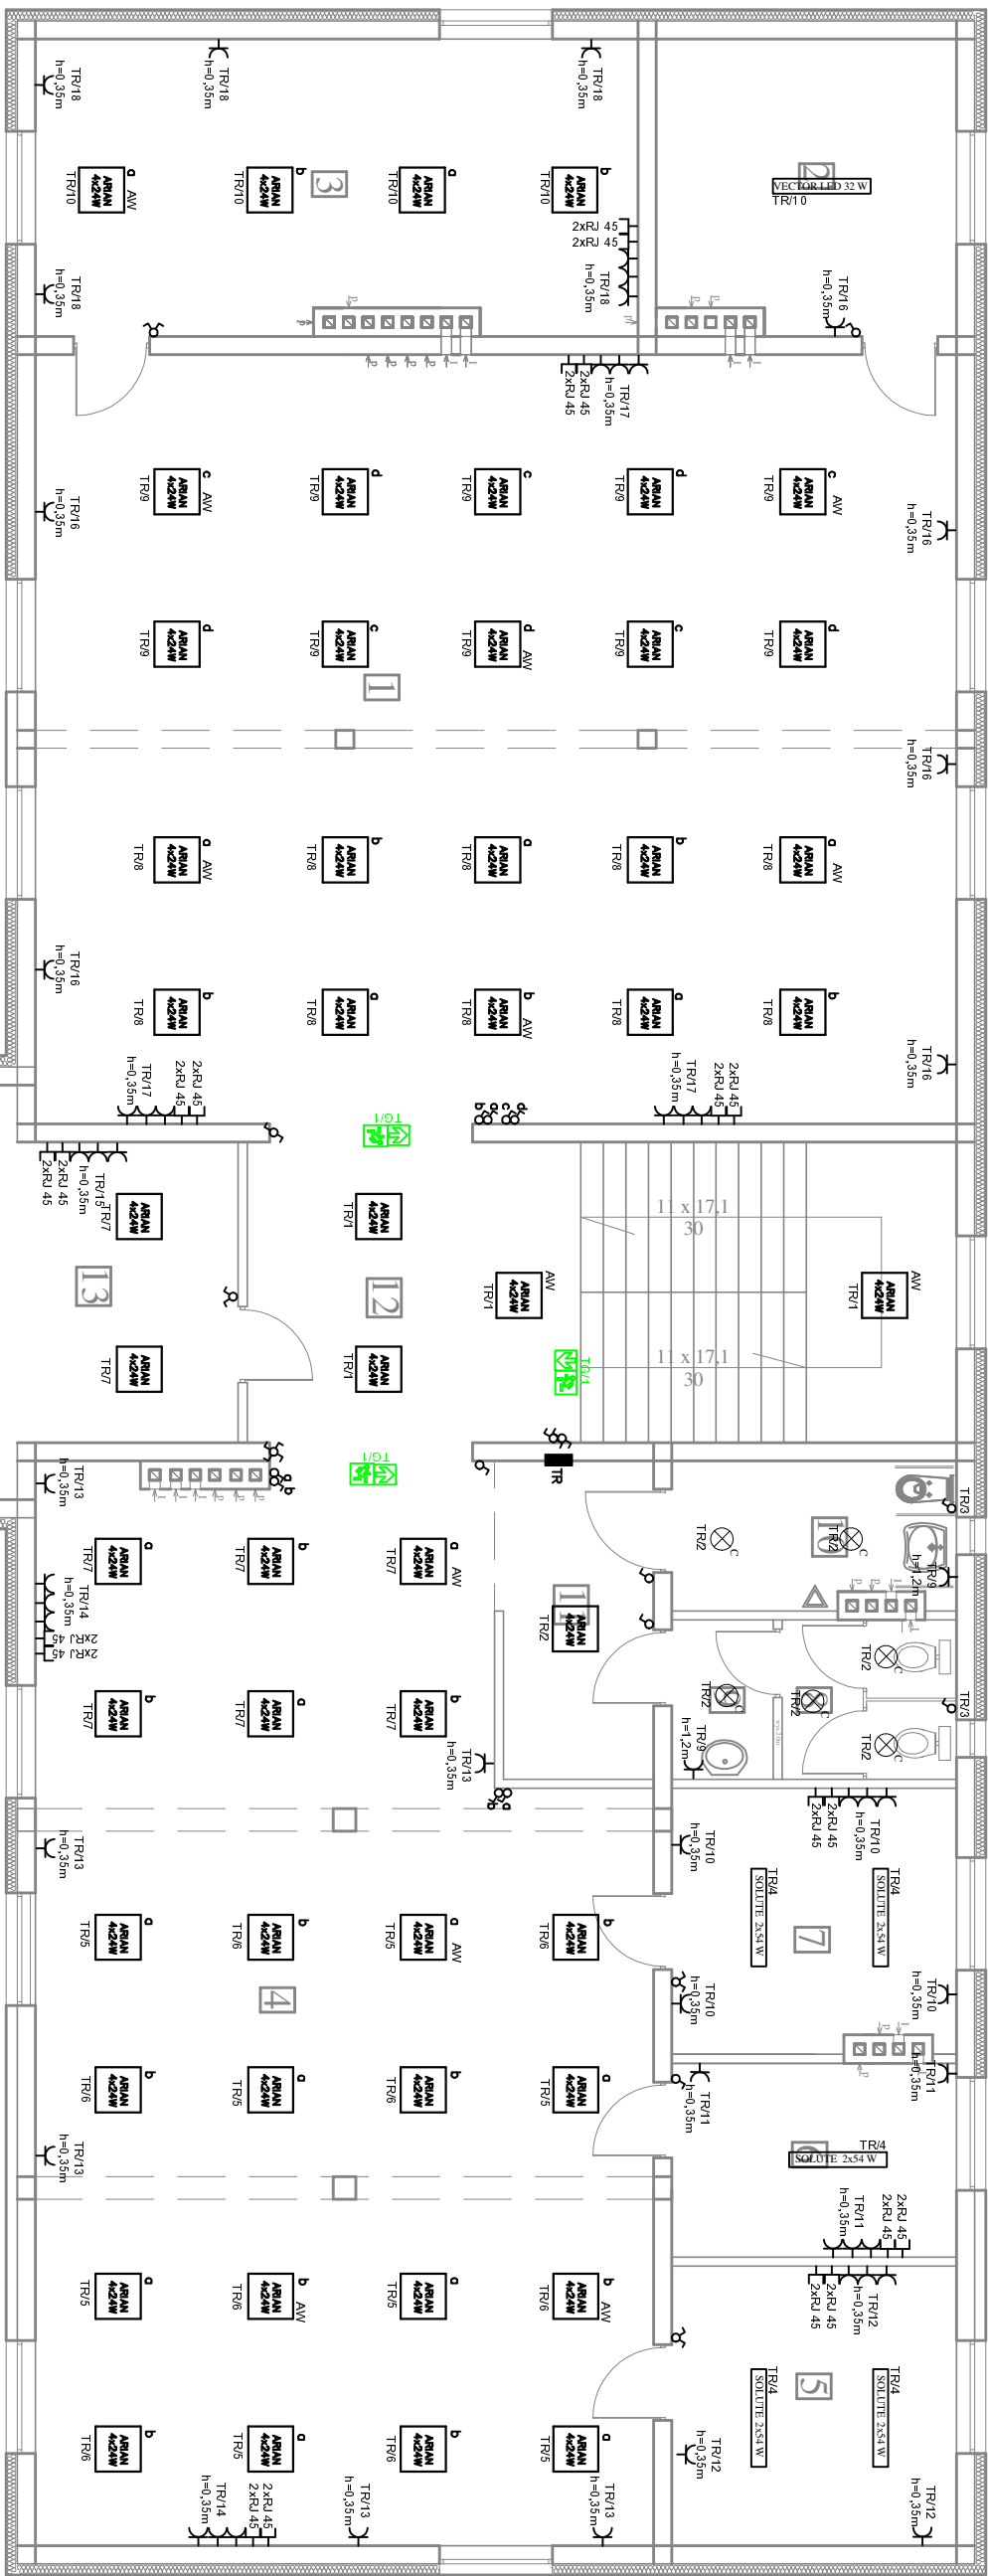

LEGENDA:

- oprawa typu ARIAN PAR N T5 4x24 W
- oprawa typu VECTOR LED 32 W
- oprawa typu CAMEA LED 20 W
- oprawa typu POX AR 3 LED
- oprawa wyposażona w moduł awaryjny 1h
- tablica rozdzielcza typu Ekinoxe TX 4x18 p/t

Nr.	pomieszczenie	pow. m2	posadzka
1	sala szkoleniowo-wystawowa	125,5	panele
2	zaplecze sali	15,7	panele
3	klub seniora		
3	kolo zainteresowań	31,6	
4	sala tradycji i dorobku kulturowego gminy	109,6	deski
5	pom. administracyjne	14,1	terakota
6	pom. administracyjne	9,8	terakota
7	pom. administracyjne	13,3	terakota
8	WC damskie	2,5	terakota
9	umywalnia damska	4,6	
10	WC męske + NP	7,5	
11	kommunikacja	8,7	
12	kommunikacja	17,8	
13	klub zainteresowań	22,8	
14	razem piętro	383,5	

Nazwa inwestycji:

GMINNA BIBLIOTEKA PUBLICZNA

Adres inwestycji:

21-422 Stenin Stanin 149 dz. nr 74/13

Projektant :

mgr inż. Konrad Wereszczyński

Podpis:

nr upr. LUB/0247/PWDE/12

Podpis:

mgr inż. Grzegorz Dępowski

nr upr. 434/Lb/2001

Skala:

1:100

Date

08. 2016

Nr. rys.

E-KW-02

SYSTEM OCHRONY PRZED DOTYKIEM POŚREDNIM SZYBKIE
WYŁĄCZENIE NAPIĘCIA WYŁĄCZNIK RÓŻNOCOWO-PRAĐOWY
PRACUJACY W SYSTEMIE TN-S